
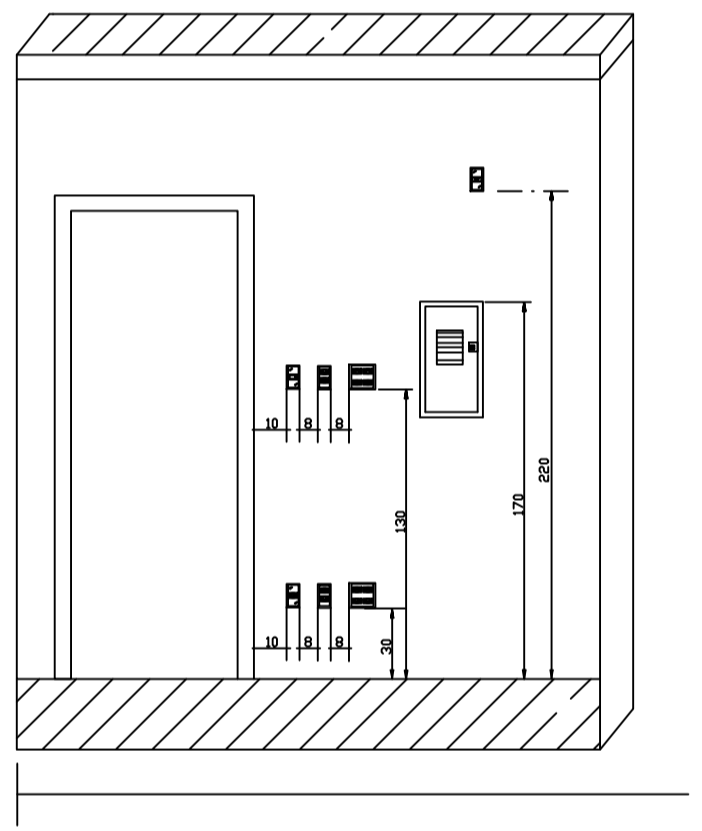


simbologia

SÍMBOLOS		GRÁFICOS	
SÍMBOLO	DESIGNAÇÃO	SÍMBOLO	DESIGNAÇÃO
	INTERRUPTOR - 01 SEQS		ACIONADOR DE CAMPANHA
	INTERRUPTOR - 02 SEQS		QUADRO ANCIADOR (INTERFONE)
	INTERRUPTOR - 03 SEQS		CAMPANHA
	PARALELO DU TREE-WAY		TOMADA PARA RASID / TV
	INTERMEDIÁRIO DU FOUR-WAY		ELETRODUTO QUE SOBEE
	TOMADA DE LUZ NA PAREDE BAIXA - 30 cm DO PISO		ELETRODUTO QUE DESCE
	TOMADA DE LUZ NA PAREDE MÉDIA - 1,30 mts DO PISO		EXAUSTOR
	TOMADA ALTA - 2,00 mts		CONDUTOR FASE P/CAMPANHA
	TOMADA BAIXA COM ATERRAMENTO		CONDUTOR NEUTRO / CAMPANHA
	PAFLEN LED DE EMBUIR CROK30		CONDUTOR RETORNO/CAMPANHA
	PAFLEN LED EXTERNO CROK30		REFLETOR
	LUZ INCANDESCENTE NA PAREDE ARANDELA		SINALIZAÇÃO DE TRÁFEGO (CAMPA, EXTERNA, etc.)
	CALHA FLUORESCENTE/AL26 mts		POSTE ORNAMENTAL DE LUMINÁRIAS
	CALHA FLUORESCENTE/AL60 mts		CAIXA DE PASSAGEM - PISO
	VENTILADOR NO TETO		MINITERIA
	QUADRO DE DISTRIBUIÇÃO-GOLF		TOMADA DE LUZ NO PISO
	CAIXA PARA MEDIDOR		LUZ DE EMERGENCIA
	QUADRO DE DISTRIBUIÇÃO PARCIAL LUZ & FORÇA - GOLF		CAIXA DE PASSAGEM - TETO
	GERADOR - Características Indicadas		DUTO EMBUIRO - TETO/PAREDE
	MOTOR - Características Indicadas		DUTO EMBUIRO NO PISO
	TRANSFORMADOR DE POTENCIA		CONDUTOR FASE
	TRANSFORMADOR DE CORRENTE		CONDUTOR NEUTRO
	CAIXA DE PASSAGEM EM ALUMÍNIO DIMENSÕES INDICADAS		CONDUTOR DE RETORNO
	TOMADA DE FORÇA PUNTO DE SAÍDA NO PISO		CONDUTOR TERRA
	CAIXA DE PASSAGEM DE EMBUIR 400x400x120cm		CONDUTORA DE TERRA

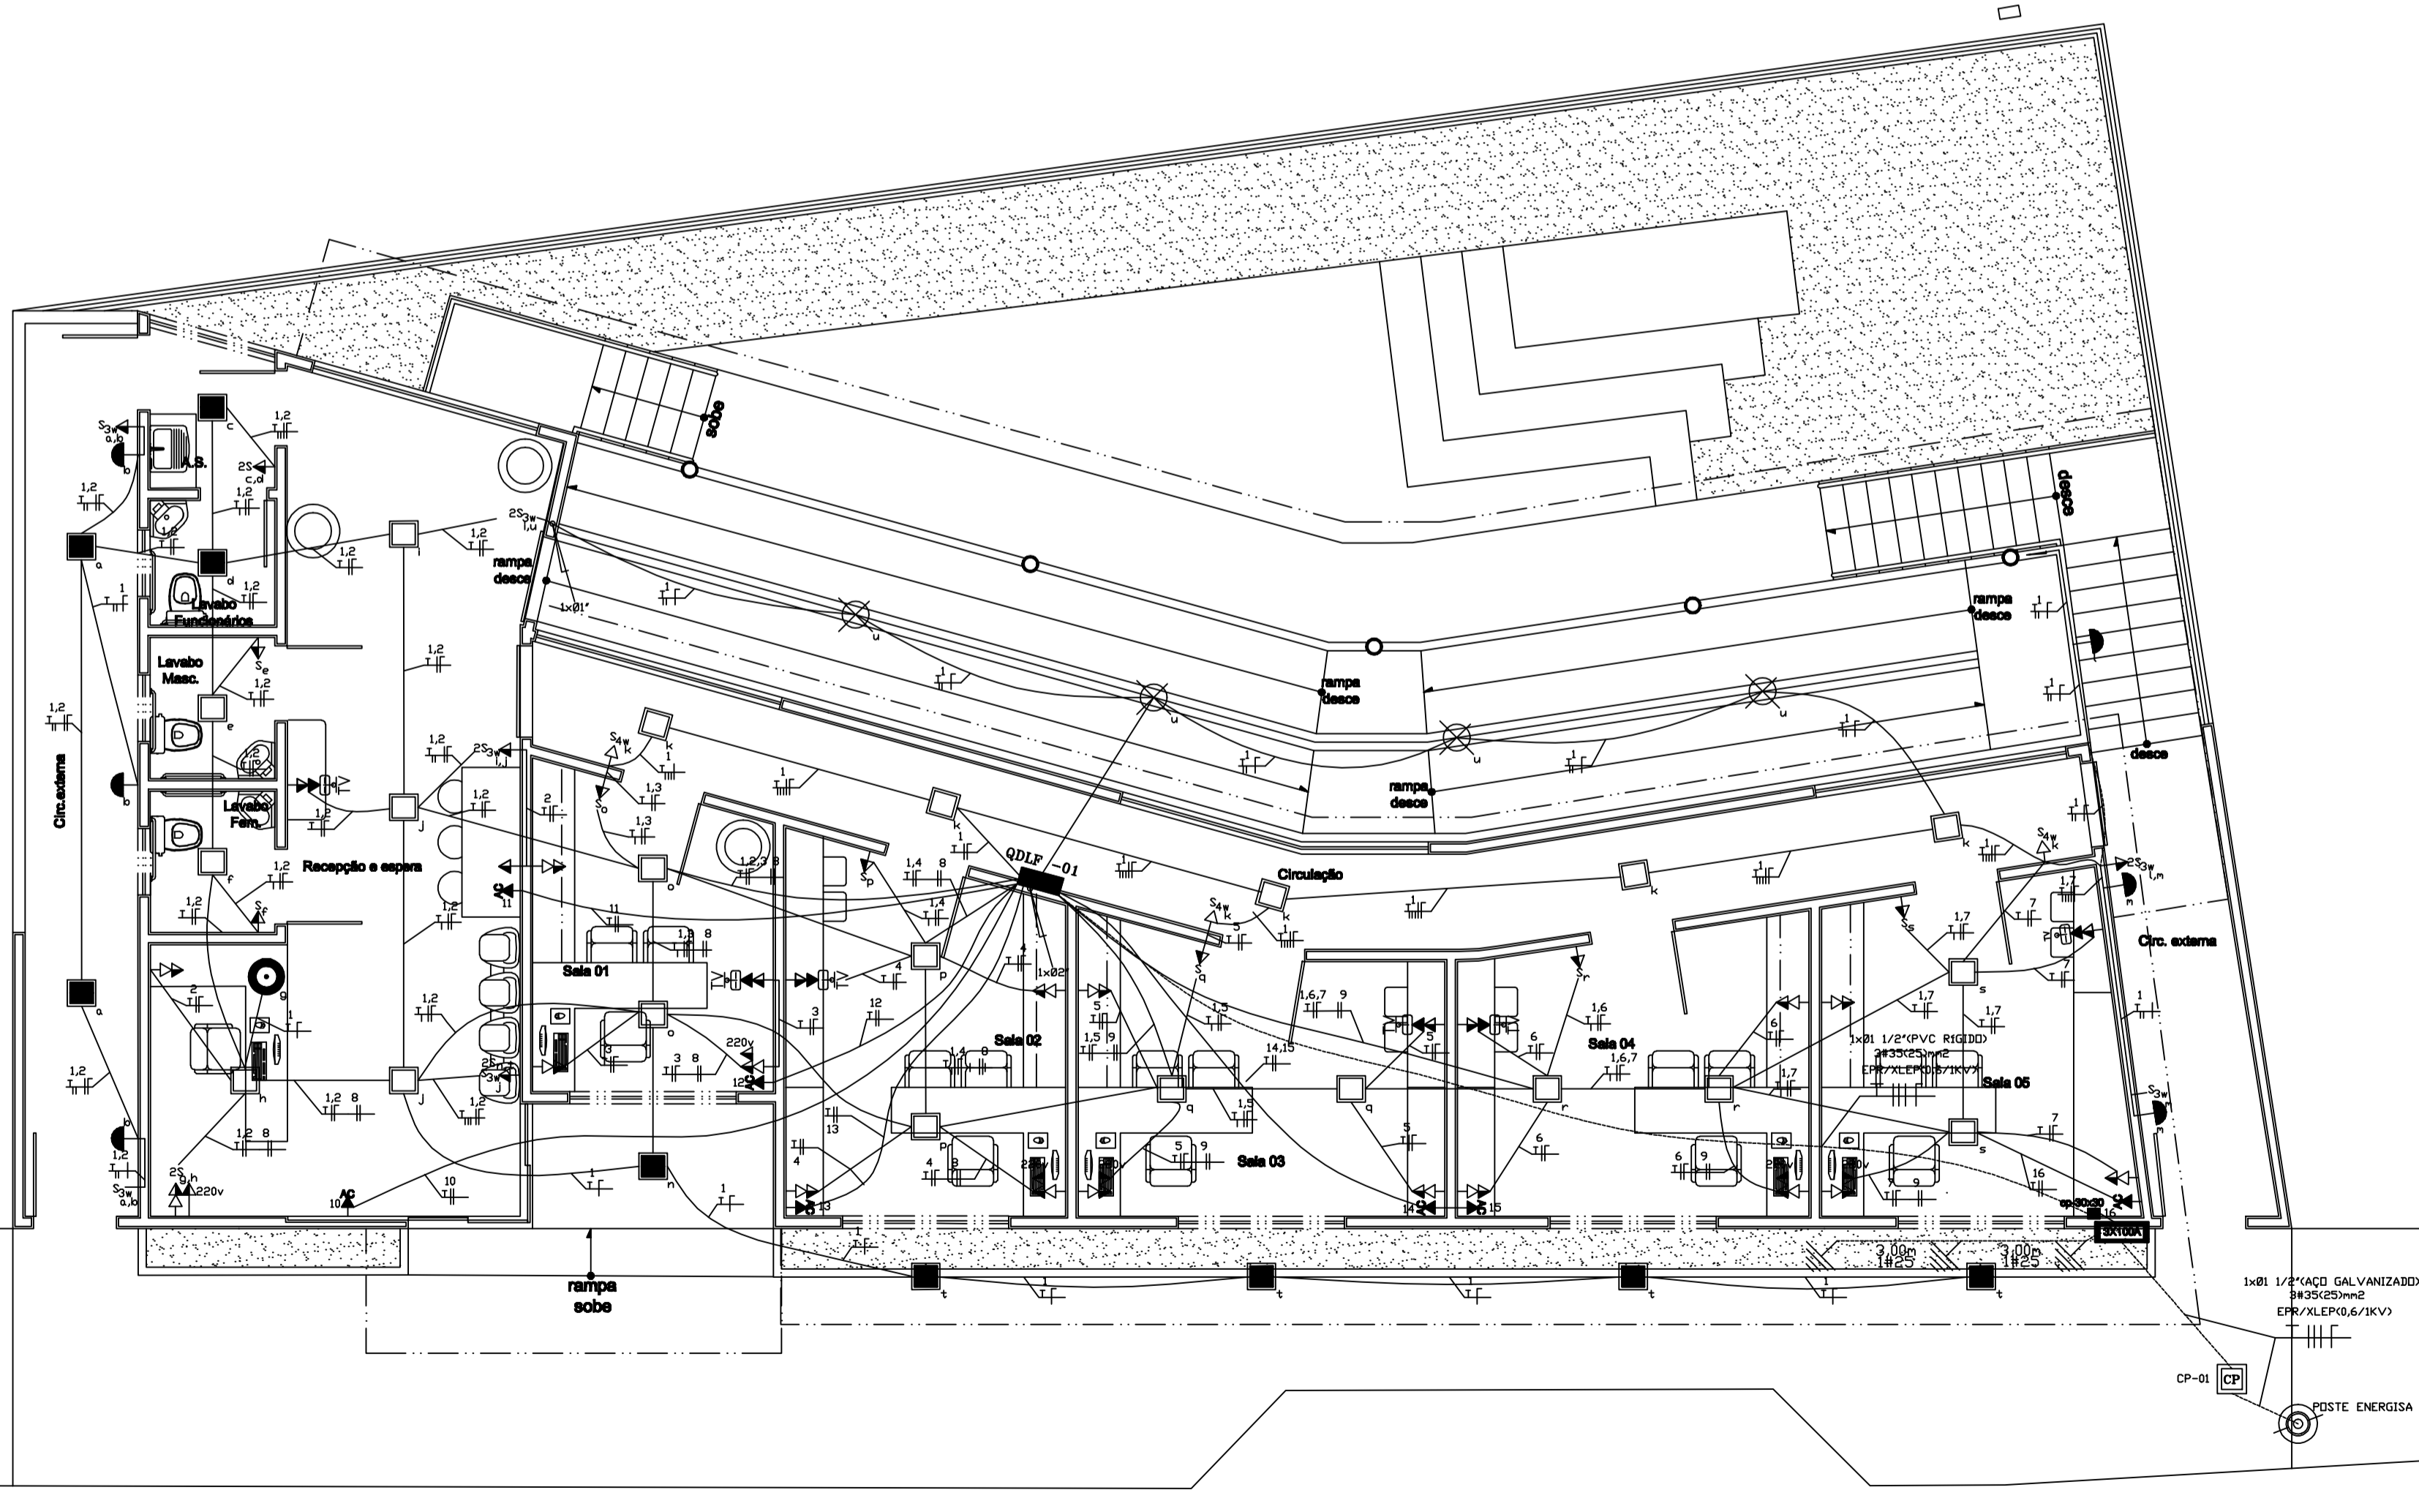

PLANTA BAIXA TÉRREO (ILUMINAÇÃO E TOMADAS)
ESCALA 1 : 50

PROJETO ELÉTRICO

MUNICÍPIO/ESTADO: LARANJAL - M G

REFERENCIA: CLÍNICA T.E.A
RUA SEBASTIÃO SOARES DA SILVEIRA, S/Nº
CENTRO - LARANJAL - M.G

PROJETA: CLAUDIO JOSÉ O. DE LACERDA CREA 124662/D-RJ
PROFESSOR: FERNANDO GONÇALVES DOS SANTOS

DATA: OUTUBRO/2025

Associação dos Municípios da Microrregião do Médio Rio Pomba